



TABLICA MIESZKANIOWA

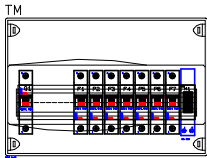

PRZEDZIAŁ ROZDZIELCZY ZELP

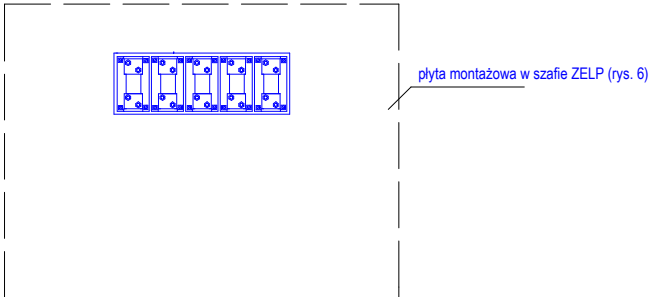

SYSTEM SIECIOWY TN-C-S

Tytuł rysunku : Rysunek montażowy tablicy TM			
Temat : Wymiana w/z oraz instalacji elektrycznych części wspólnej			
Inwestor : Wspólnota Mieszkaniowa Kolberga 4			
Adres obiektu : Ostrolęka ul. Kolberga 4			Data: maj 2025 r.
ZAKŁAD USŁUG PROJEKTOWYCH ELSYSTEM Krzysztof Patyra 07-410 Ostrolęka ul. Kilińskiego 39 tel.:(0-29) 764 40 22	Proj.: mgr inż. Krzysztof Patyra Uprawnienia nr 62/90/Os do pełnienia samodzielnej funkcji projektanta oraz kierownika budowy i robót w specjalności instalacyjno inżynierskiej w zakresie: sieci i instalacje elektryczne	podpis	Spr.: Uprawnienia nr
	Asystent:	podpis	Ozn. strony:
			podpis
			Rys. nr 4
			Skala: 1:10