



WIDOK MONTAŻOWY ZESTAWU TABLIC POMIAROWYCH TP1

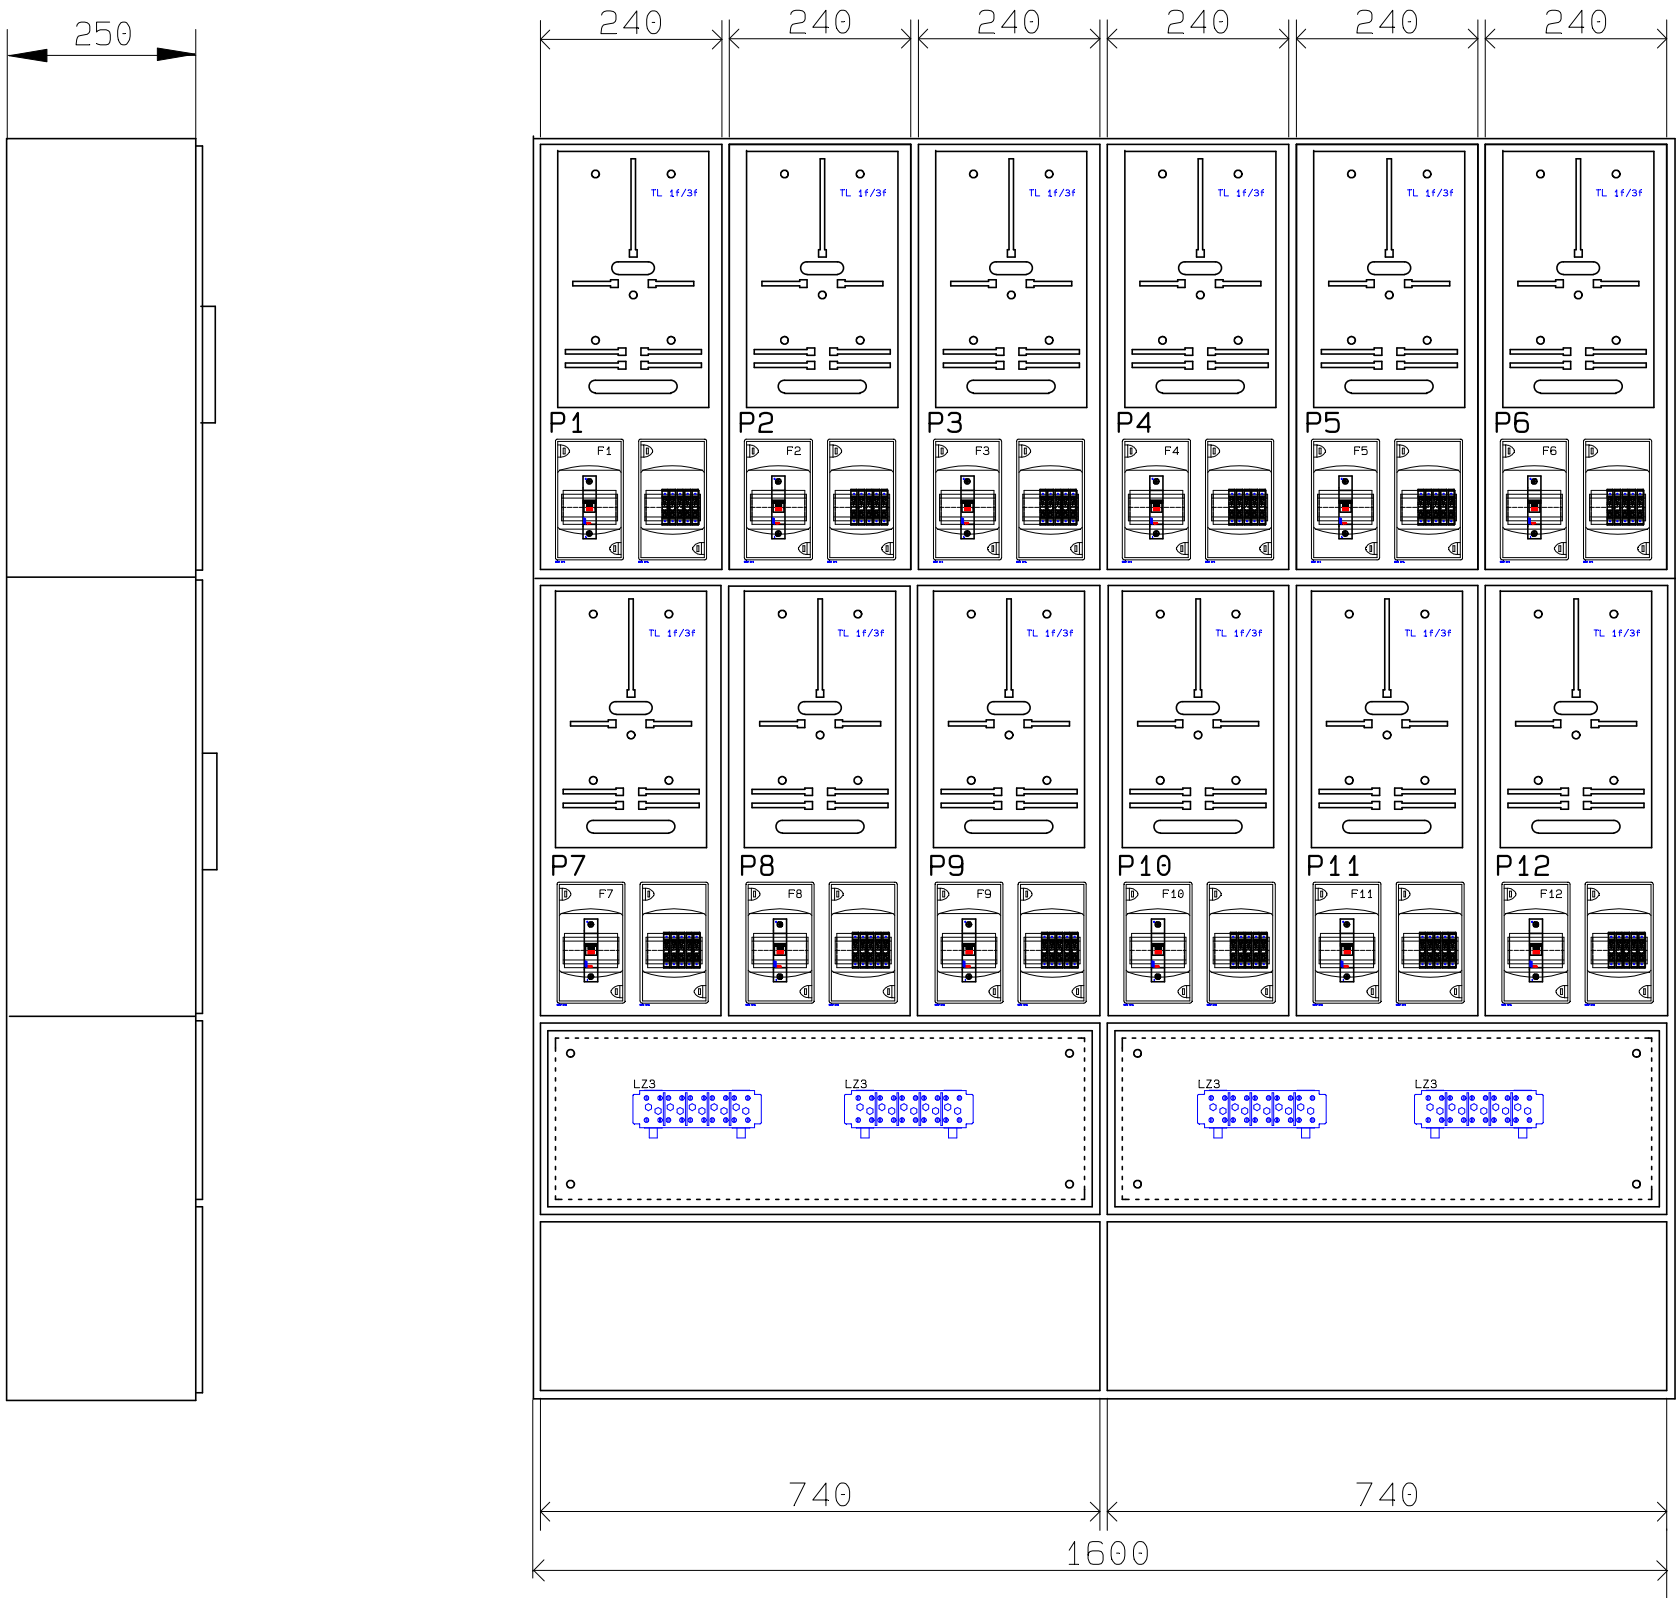

WIDOK ELEWACJI ZESTAWU TABLIC POMIAROWYCH TP1

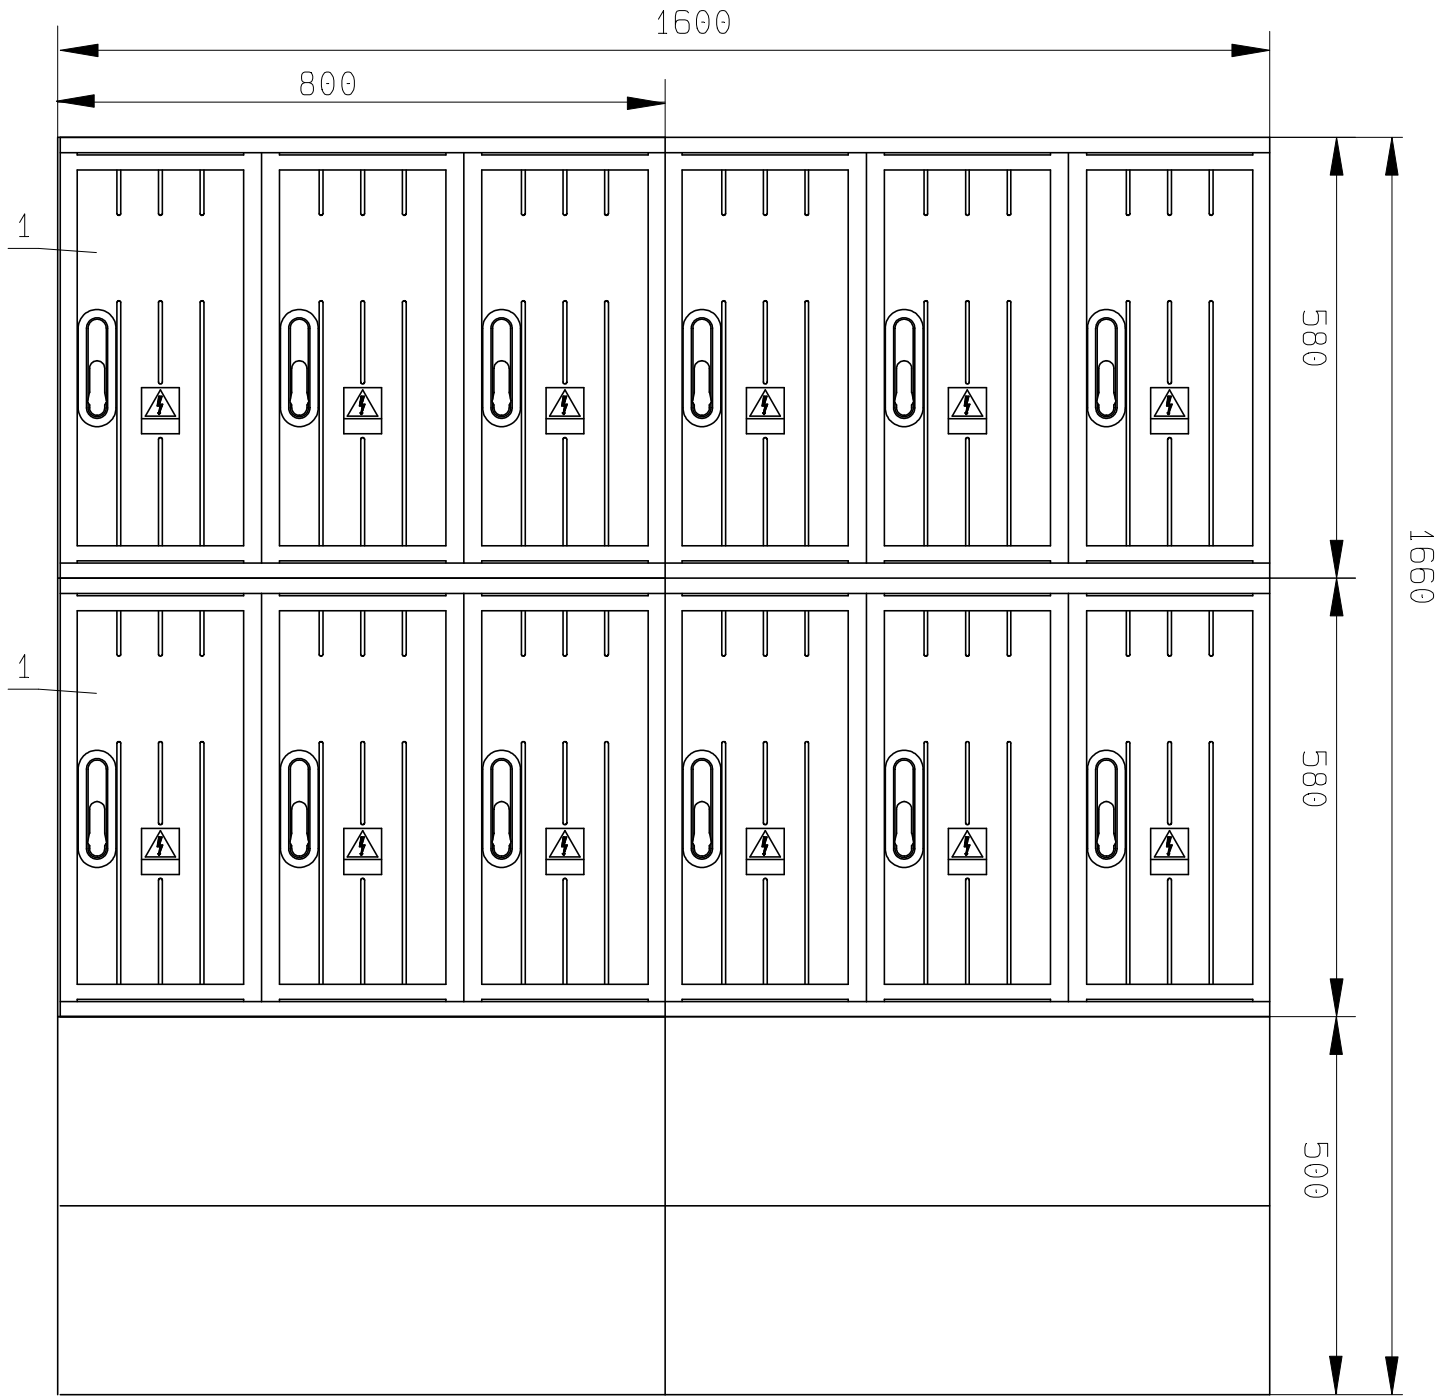

- DRZWICZKI POWINNY UMOŻLIWIĄĆ OTWARCIE POD KĄTEM 180 STOPNI

- STOSOWAĆ OBUDOWĘ LAKIEROWANĄ LAKIEREM ODPORNYM NA DZIAŁANIE PROMIENI UV I UODPORNIAJĄCYM PRZED ZJAWISKIEM AMBRAZJI

- OBUDOWY WYKONAĆ W II KLASIE OCHRONNOŚCI

- OBUDOWA MA BYĆ WYKONANA Z TWORZYWA TERMOUTWARDZALNEGO LUB Z POLIESTRU WZMOCNIONEGO WŁÓKNEM SZKLANYM, ODPORNE NA PROMIENIOWANIE UV, DASZEK PŁASKI

SYSTEM SIECIOWY TN-C-S

Tytuł rysunku: Widok zespołu tablic TP1				
Temat: Wymiana instalacji elektrycznej w budynku mieszkalnym wielorodzinnym				
Inwestor: Wspólnota Mieszkaniowa, ul. Chętnika 3, 07-410 Ostrołęka				
Adres obiektu: ul. Chętnika 3, 07-410 Ostrołęka				Data: czerwiec 2025 r.
ZAKŁAD USŁUG PROJEKTOWYCH ELSYSTEM Krzysztof Patyra 07-410 Ostrołęka ul. Kiłńskiego 39 tel.:(0-29) 764 40 22	Proj.: mgr inż. Krzysztof Patyra Uprawnienia nr: 6290/OŚ do pełnienia samodzielnej funkcji projektanta oraz kierownika budowy i robót w specjalności instalacyjno inżynierskiej w zakresie: sieci i instalacje elektryczne	podpis	Spr.: Uprawnienia nr	podpis
	Asystent:	podpis	Ozn. strony:	Rys. nr 6
				Skala: 1:10