



WIDOK MONTAŻOWY ZESTAWU TABLIC POMIAROWYCH TP2

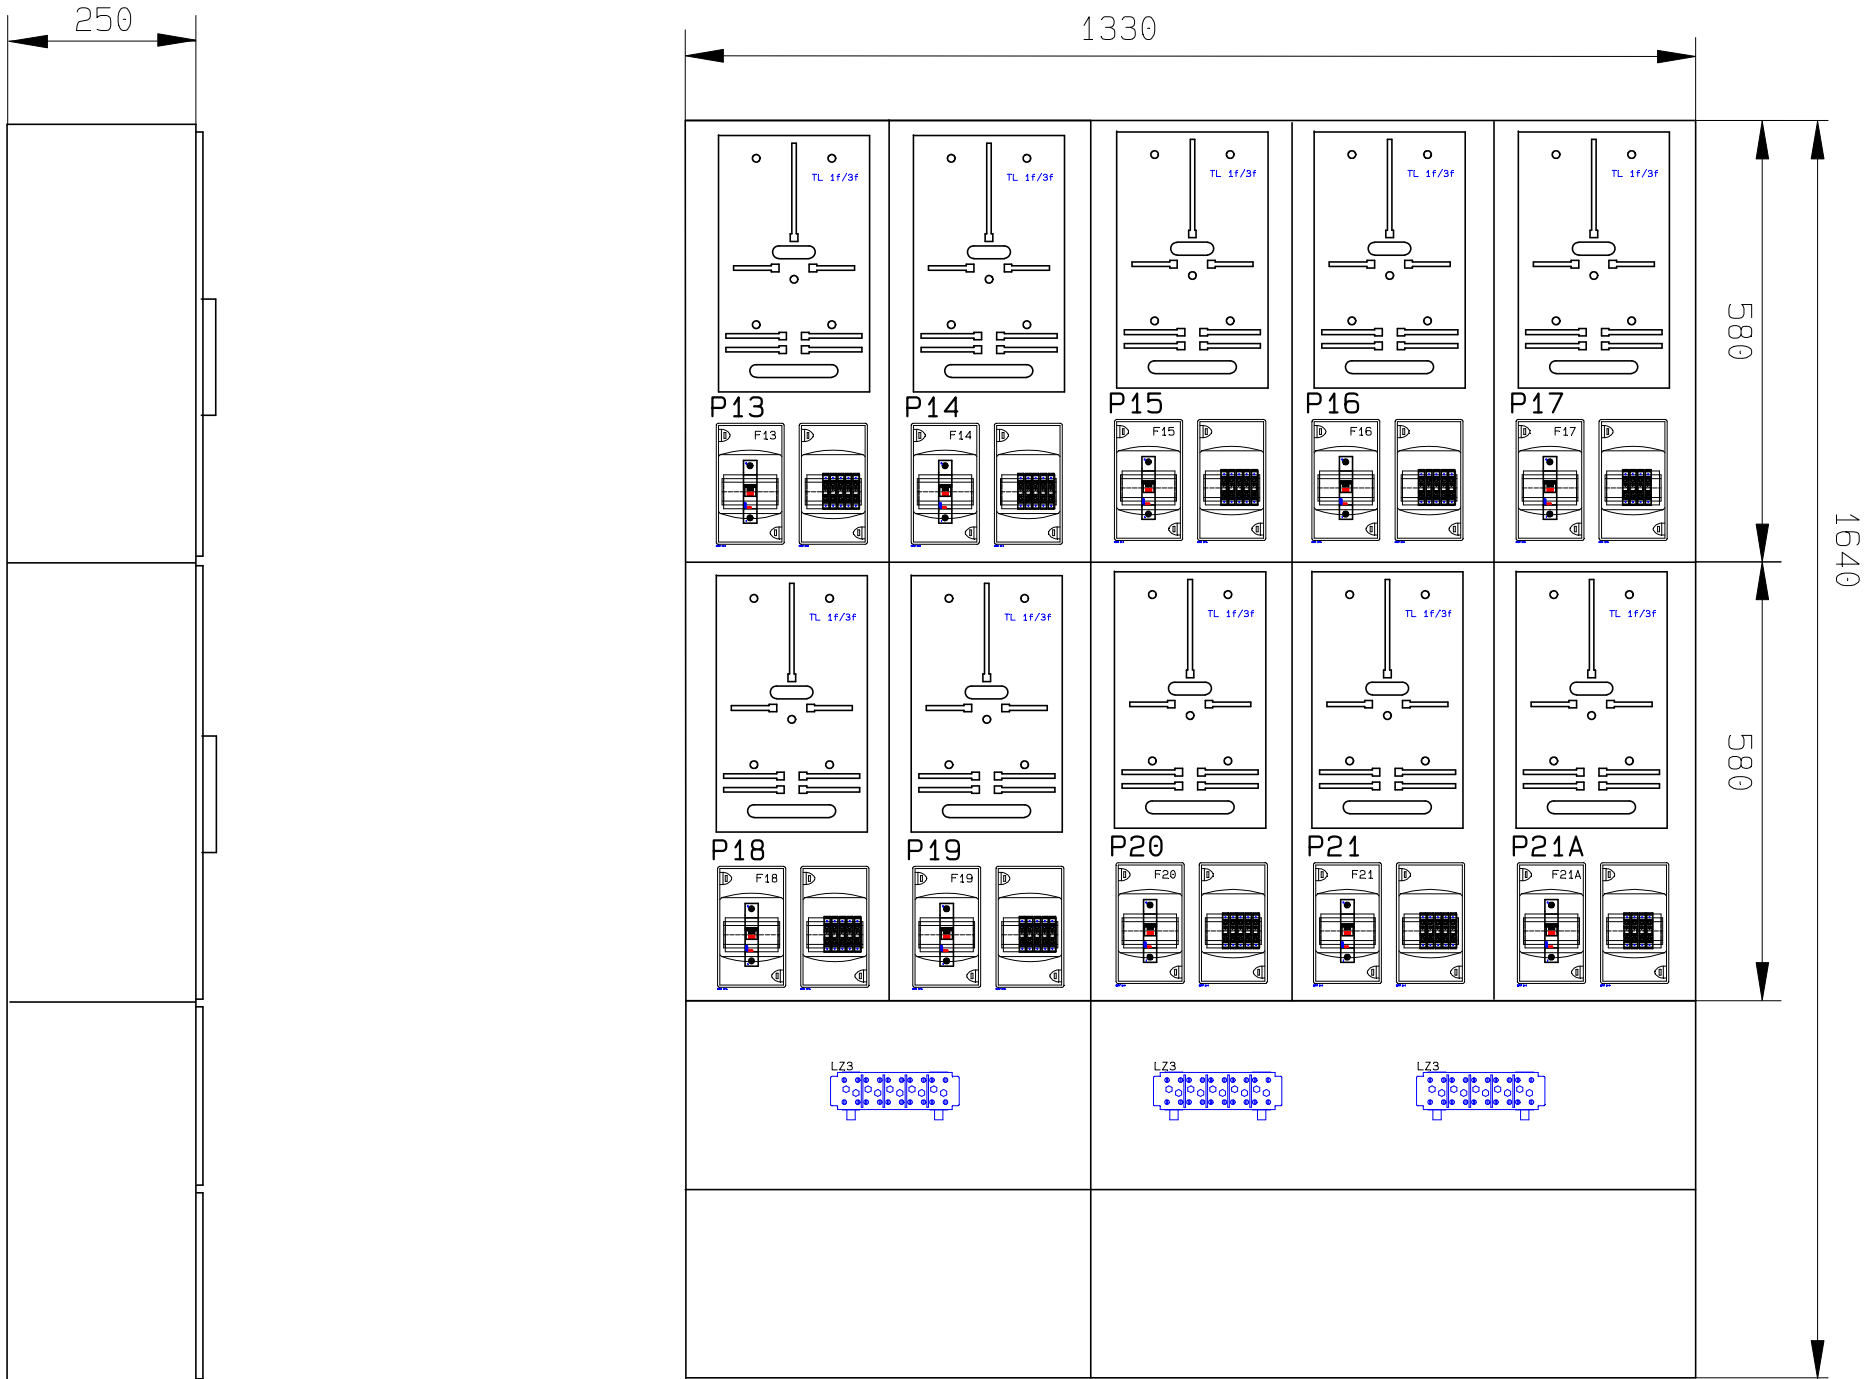

WIDOK ELEWACJI ZESTAWU TABLIC POMIAROWYCH TP2

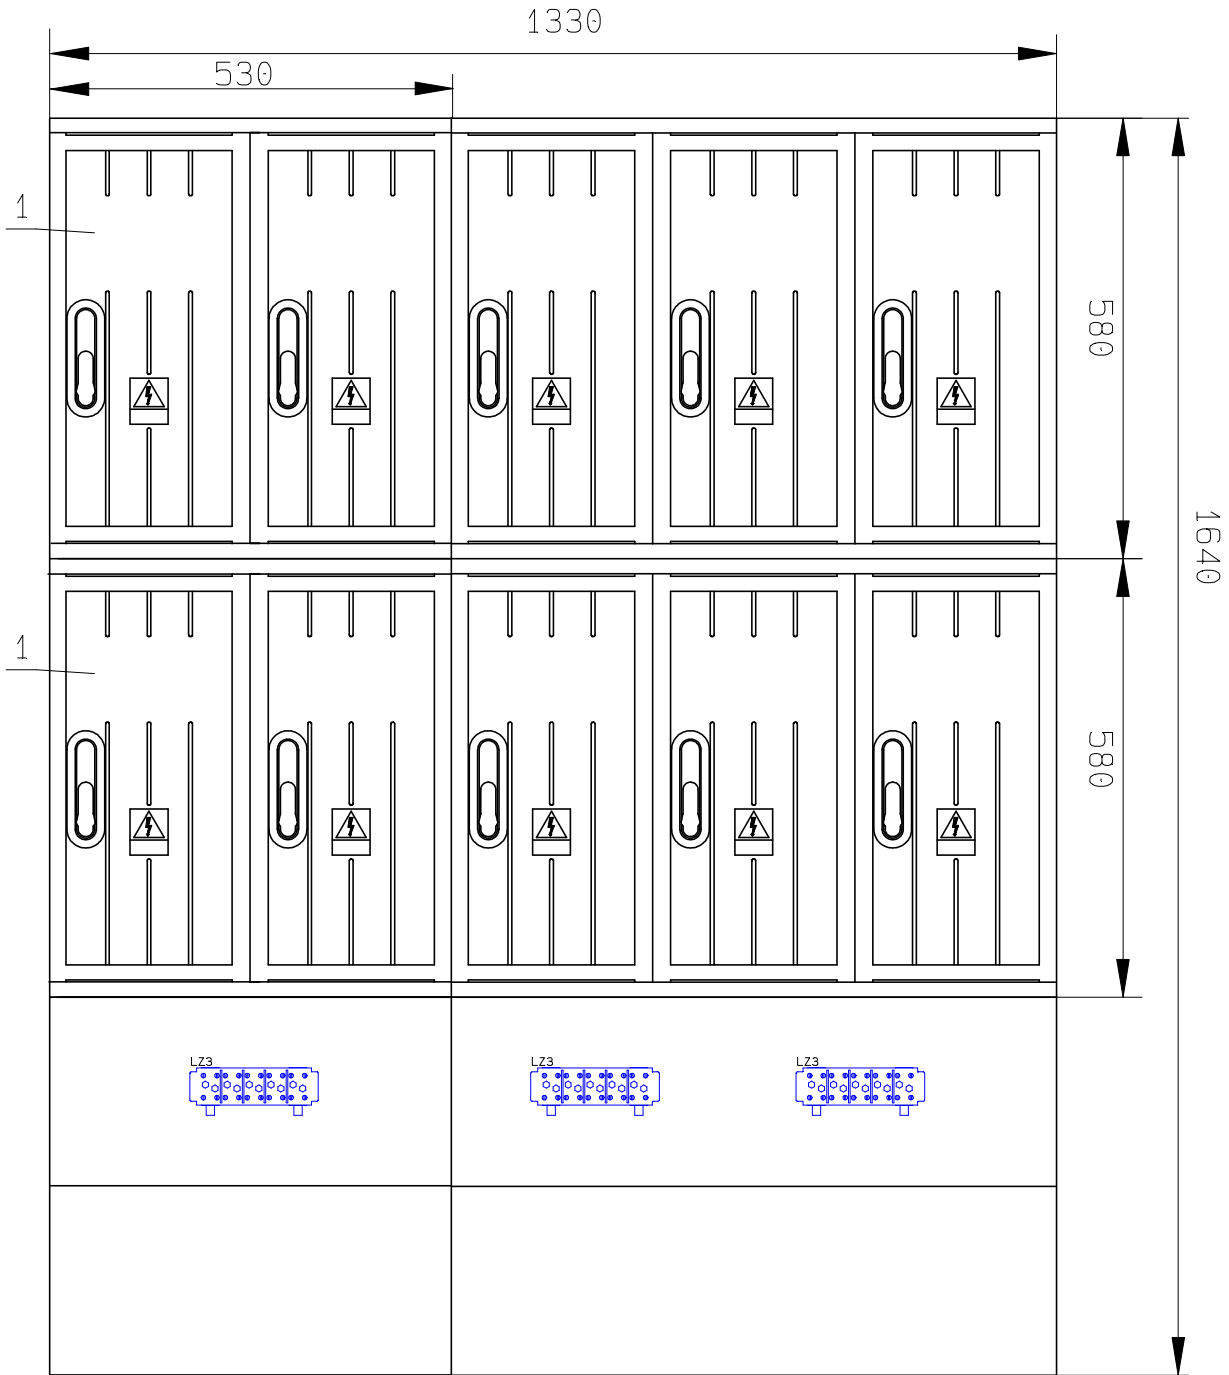

- DRZWICZKI POWINNY UMOŻLIWIĆ OTWARCIE POD KĄTEM 180 STOPNI

- STOSOWAĆ OBUDOWĘ LAKIEROWANĄ LAKIEREM ODPORNYM NA DZIAŁANIE PROMIENI UV I UODPORNIAJACYM PRZED ZJAWISKIEM AMBRAZJI
- OBUDOWY WYKONAĆ W II KLASIE OCHRONNOŚCI

- OBUDOWA MA BYĆ WYKONANA Z TWORZYWA TERMOUTWARDZALNEGO LUB Z POLIESTRU WZMOCNIONEGO WŁÓKNEM SZKLANYM, ODPORNE NA PROMIENIOWANIE UV DASZEK PŁASKI

SYSTEM SIECIOWY TN-C-S

Tytuł rysunku: Widok zespołu tablic TP2				
Temat: Wymiana instalacji elektrycznej w budynku mieszkalnym wielorodzinnym				
Inwestor: Wspólnota Mieszkaniowa, ul. Chętnika 3, 07-410 Ostrołęka				Data: czerwiec 2025 r.
Adres obiektu: ul. Chętnika 3, 07-410 Ostrołęka				
ZAKŁAD USŁUG PROJEKTOWYCH ELSYSTEM Krzysztof Patyra 07-410 Ostrołęka ul. Kiłińskiego 39 tel.:(0-29) 764 40 22	Proj.: mgr inż. Krzysztof Patyra Uprawnienia nr 6290/Os do pełnienia samodzielnej funkcji projektanta oraz kierownika budowy i robót w specjalności instalacyjno inżynierskiej w zakresie: sieci i instalacje elektryczne	podpis	Spr.: Uprawnienia nr	podpis
	Asystent:	podpis	Ozn. strony:	Rys. nr 7
				Skala: 1:10